



PŮDORYS 1.PP

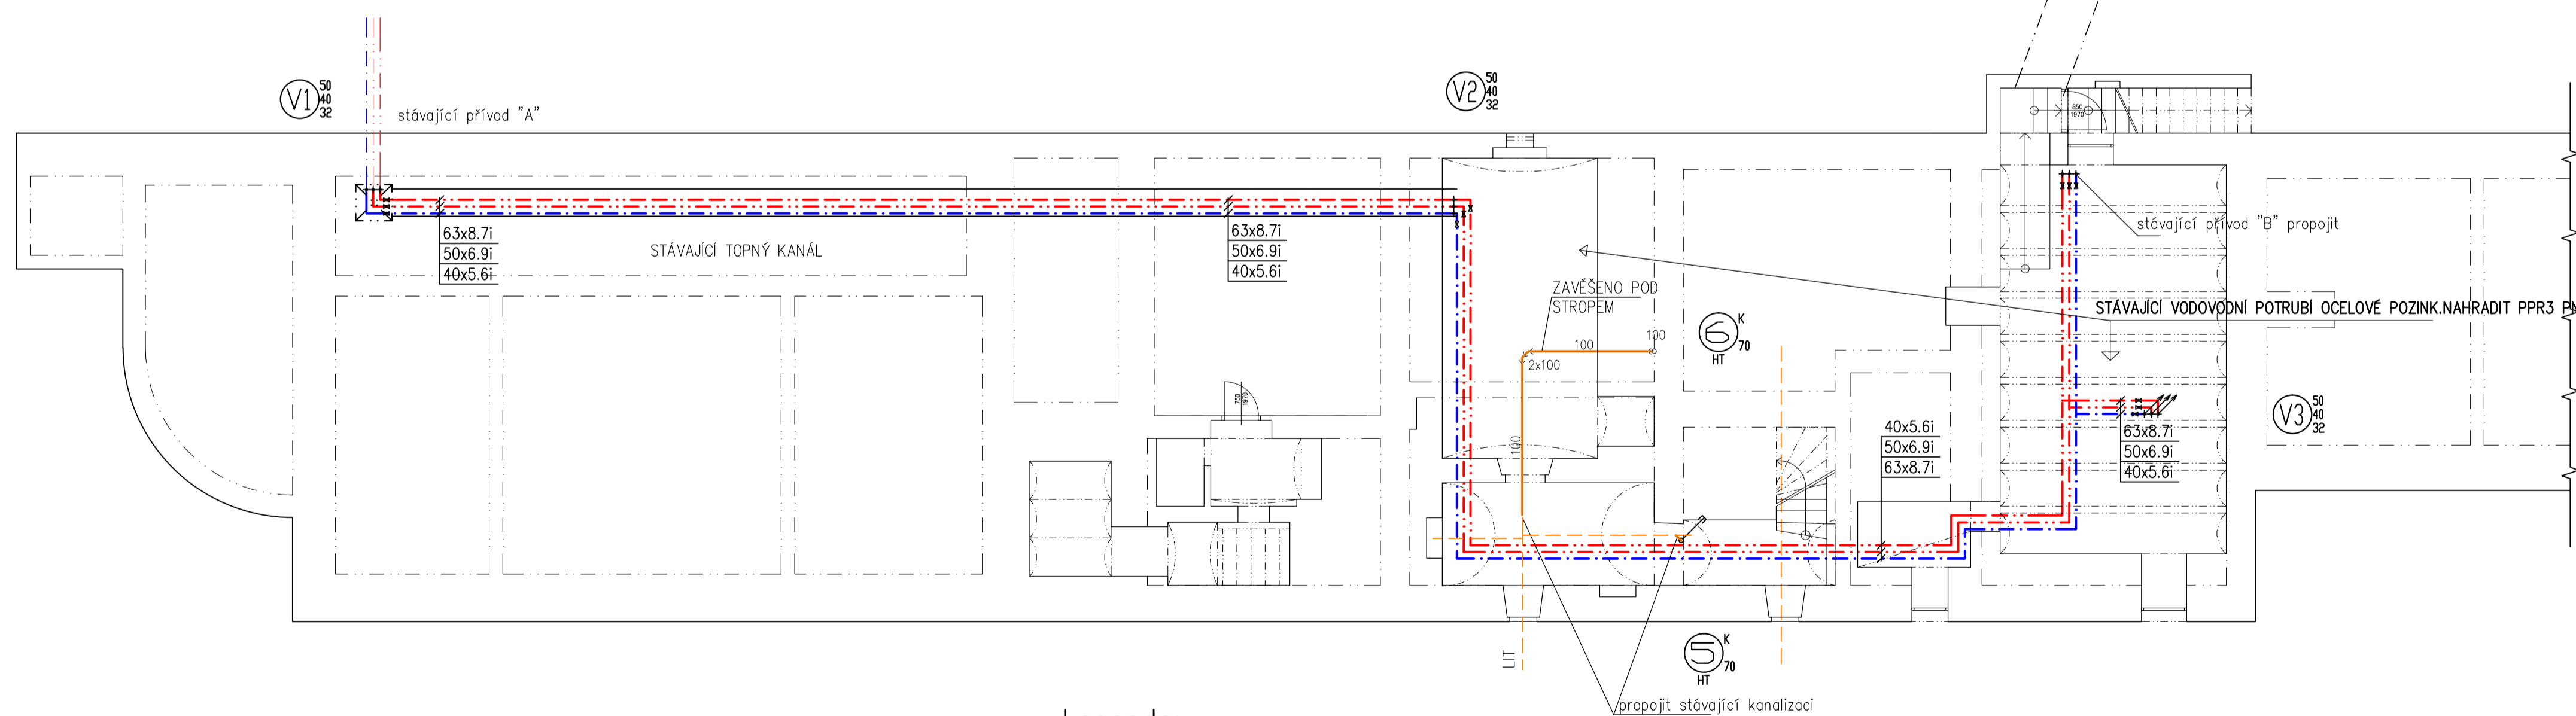

Legenda:

- Baterie 1
- Baterie-sprchová
- Rohový ventil
- ☒ Revizní šachta
- ↗ Odpadní potrubí splaš. kan. ukončené ventilační hlavicí
- ↘ Odpadní potrubí splaš. kan. ukončené přívzdušňovací hlavicí
- ↗ Potrubí ukončené v patře zštkou
- ↘ Stávající potrubí
- studená voda
- teplá voda
- cirkulace
- stávající kanalizace
- kanalizace splašková
- přípojovací potrubí splaš.

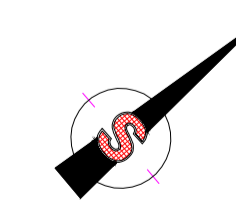

Investor:
PL Bílá Voda

Zodpovědný projektant
Ing. Jiří Jurečka

Místo stavby/Kraj:
Bílá Voda/ MS

Vypracoval
Helena Ohnheisrová

Akce:

J&J STUDIO
INŽENÝRSKÉ SÍTĚ

J&J STUDIO - INŽENÝRSKÉ SÍTĚ s.r.o.
Bílavecká 1, 746 01 Opava
IČ: 26864169, DIČ: CZ26864169

**REKONSTRUKCE ROZVODŮ ZTI
PL BÍLÁ VODA
BUDOVA I a II**

Číslo zakázky: 03/2011
Datum: 03/2011

Stupeň: projekt
Formát: 3A4

Obsah: ZDRAVOTECHNIKA
PŮDORYS 1.PP

Měřítko: 1:100
Výkres č.: 01