
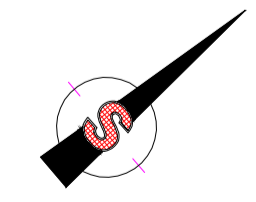


PŮDORYS 1.NP

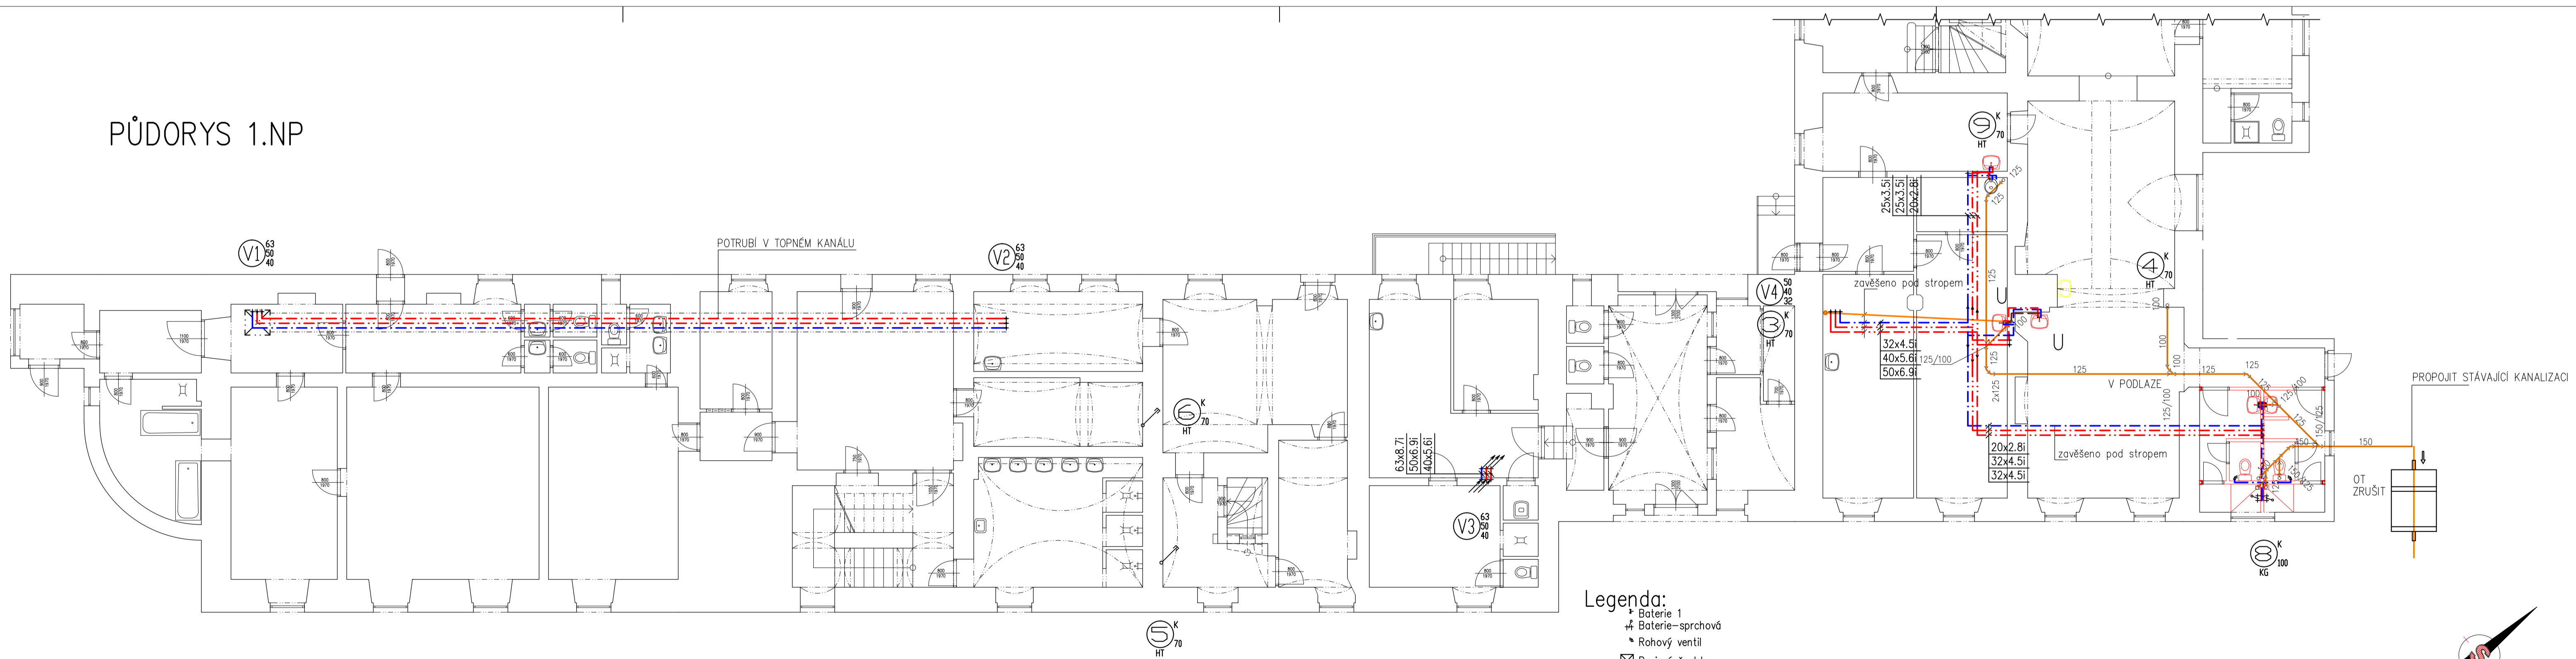

Investor: PL Bílá Voda	Zodpovědný projektant Ing. Jiří Jurečka	
Místo stavby/Kraj: Bílá Voda/ MS	Vypracoval Helena Ohnheisrová	
Akce:		J&J STUDIO - INŽENÝRSKÉ SÍTĚ s.r.o. Bilovecká 1, 746 01 Opava IČ: 26884169, DIČ: CZ26884169
REKONSTRUKCE ROZVODŮ ZTI PL BÍLÁ VODA BUDOVA I a II		Číslo zakázky: 03/2011 Stupeň: projekt
Obsah: ZDRAVOTECHNIKA PŮDORYS 1.NP		Datum: 03/2011 Formát: 3A4
		Měřítko: 1:100 Výkres č.: 02